

# Plano:  
A

PROYECTO:  
Edificio estrato 6

LOCALIZACIÓN:  
Cra. 18b #127-81

CONTENIDO:  
Corte 1-1'


ESCALA:  
1:300

FECHA:  
26/11/2020

COMENTARIOS:

SIMBOLOGÍA

# Plano:  
A

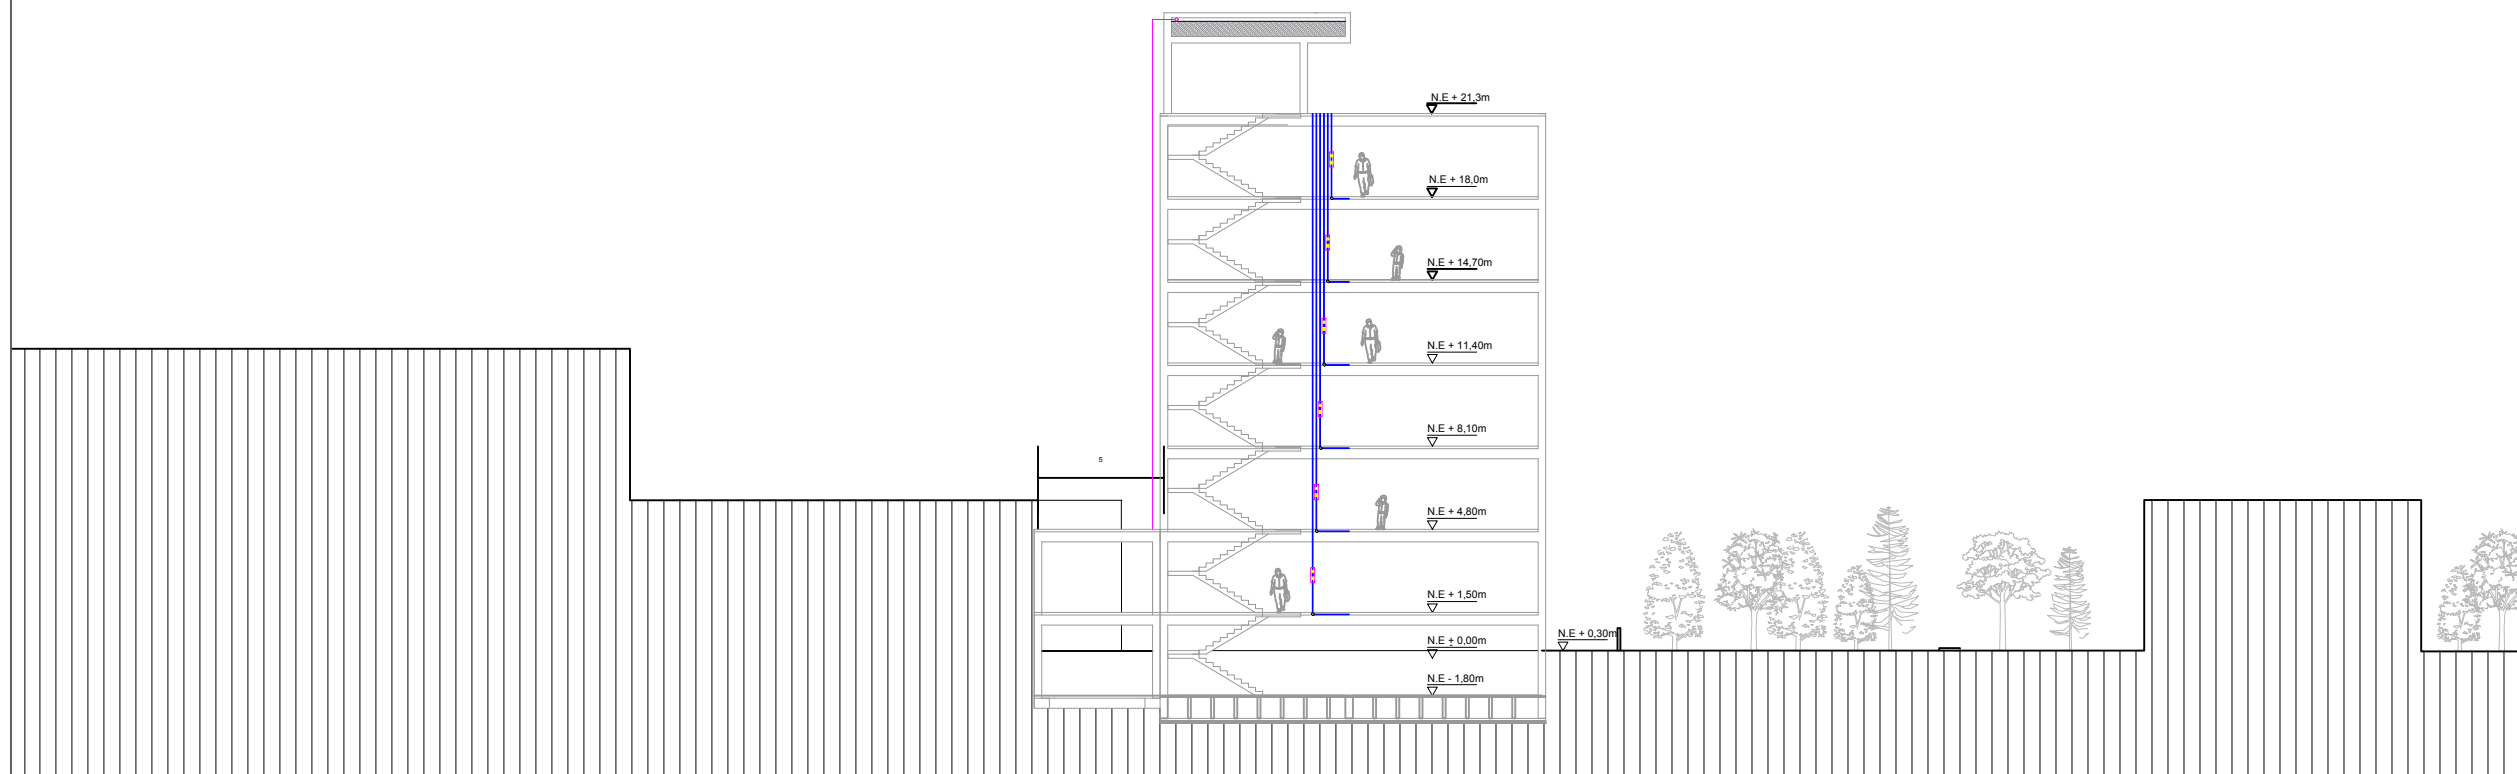

CORTE 1-1'



# Plano:  
A

PROYECTO:  
Edificio estrato 6

LOCALIZACIÓN:  
Cra. 18b #127-81

CONTENIDO:  
Corte A-A'


ESCALA:  
1:300

FECHA:  
26/11/2020

COMENTARIOS:

SIMBOLOGÍA

# Plano:  
A

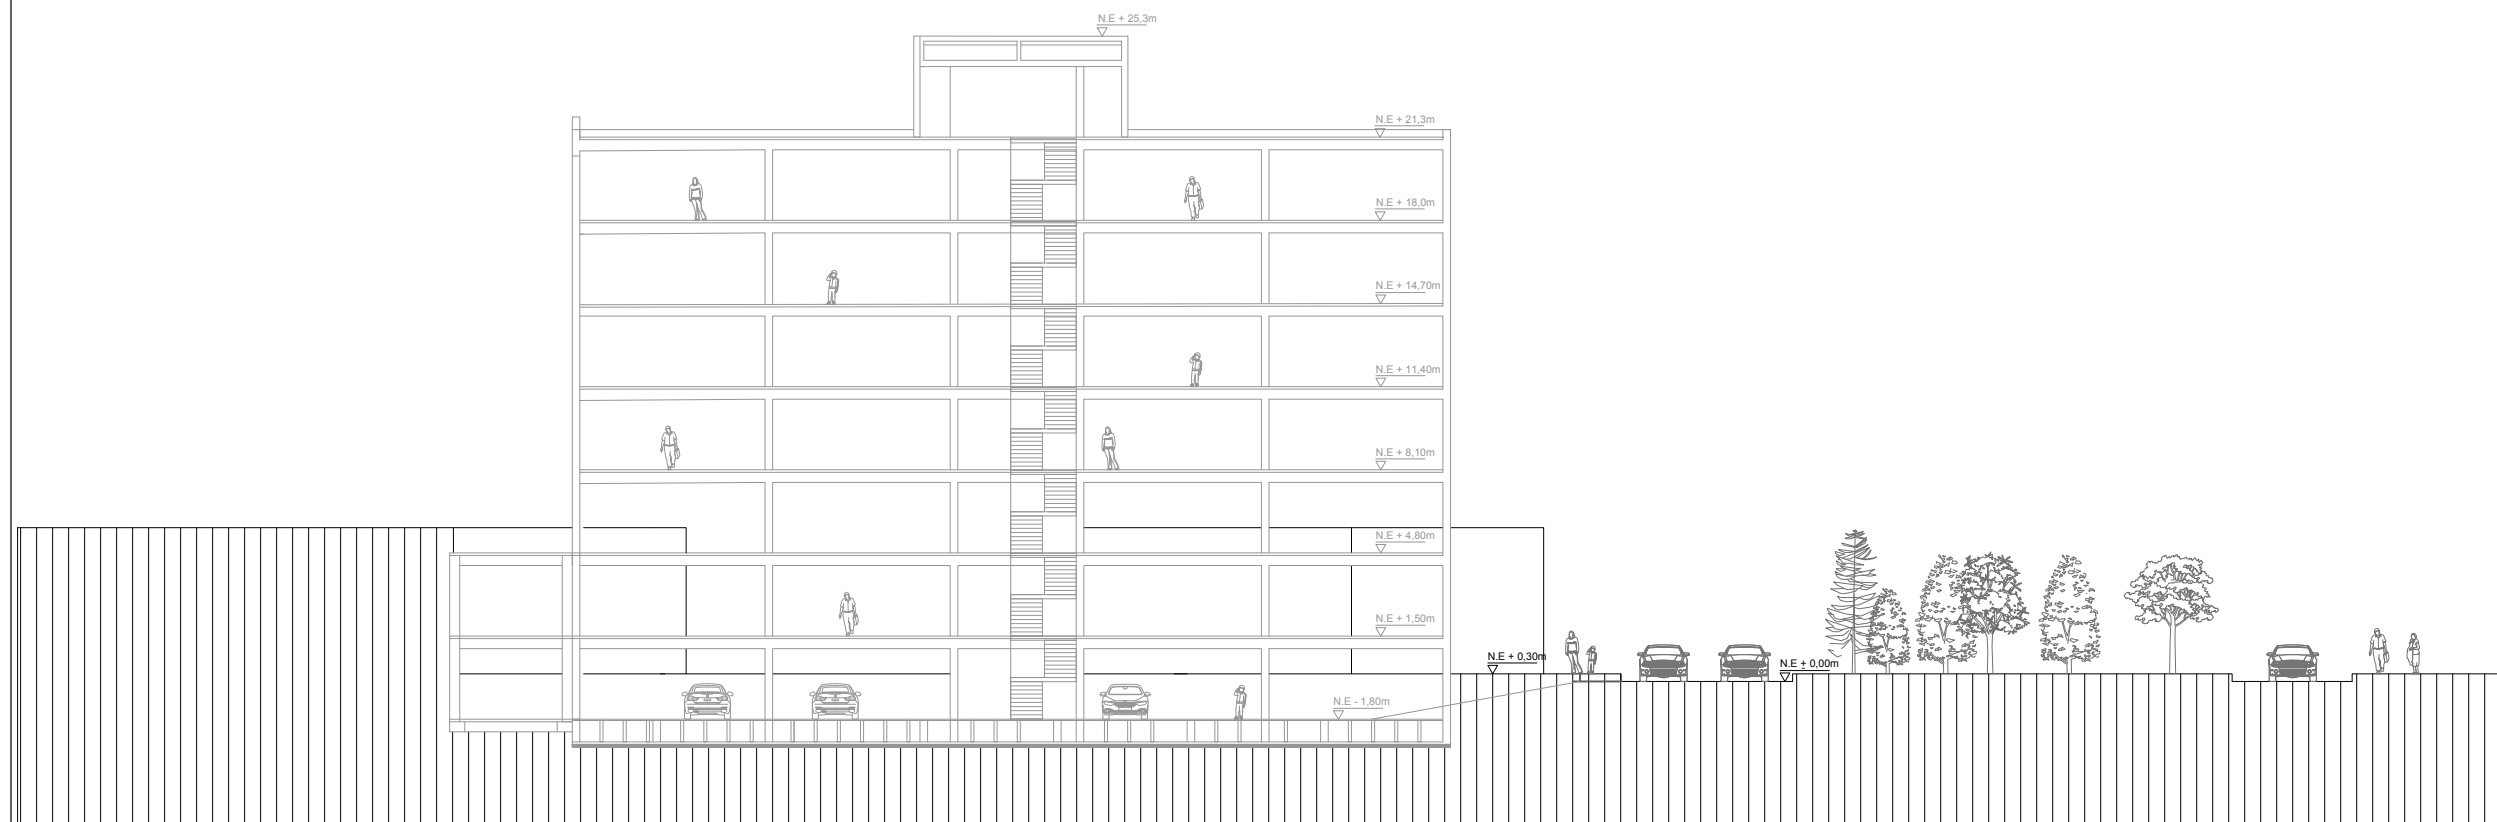

CORTE A-A'



# Plano:  
A

PROYECTO:  
Edificio estrato 6

LOCALIZACIÓN:  
Cra. 18b #127-81

CONTENIDO:  
Corte A-A' bajantes


ESCALA:  
1:300

FECHA:  
26/11/2020

COMENTARIOS:

SIMBOLOGÍA

# Plano:  
A

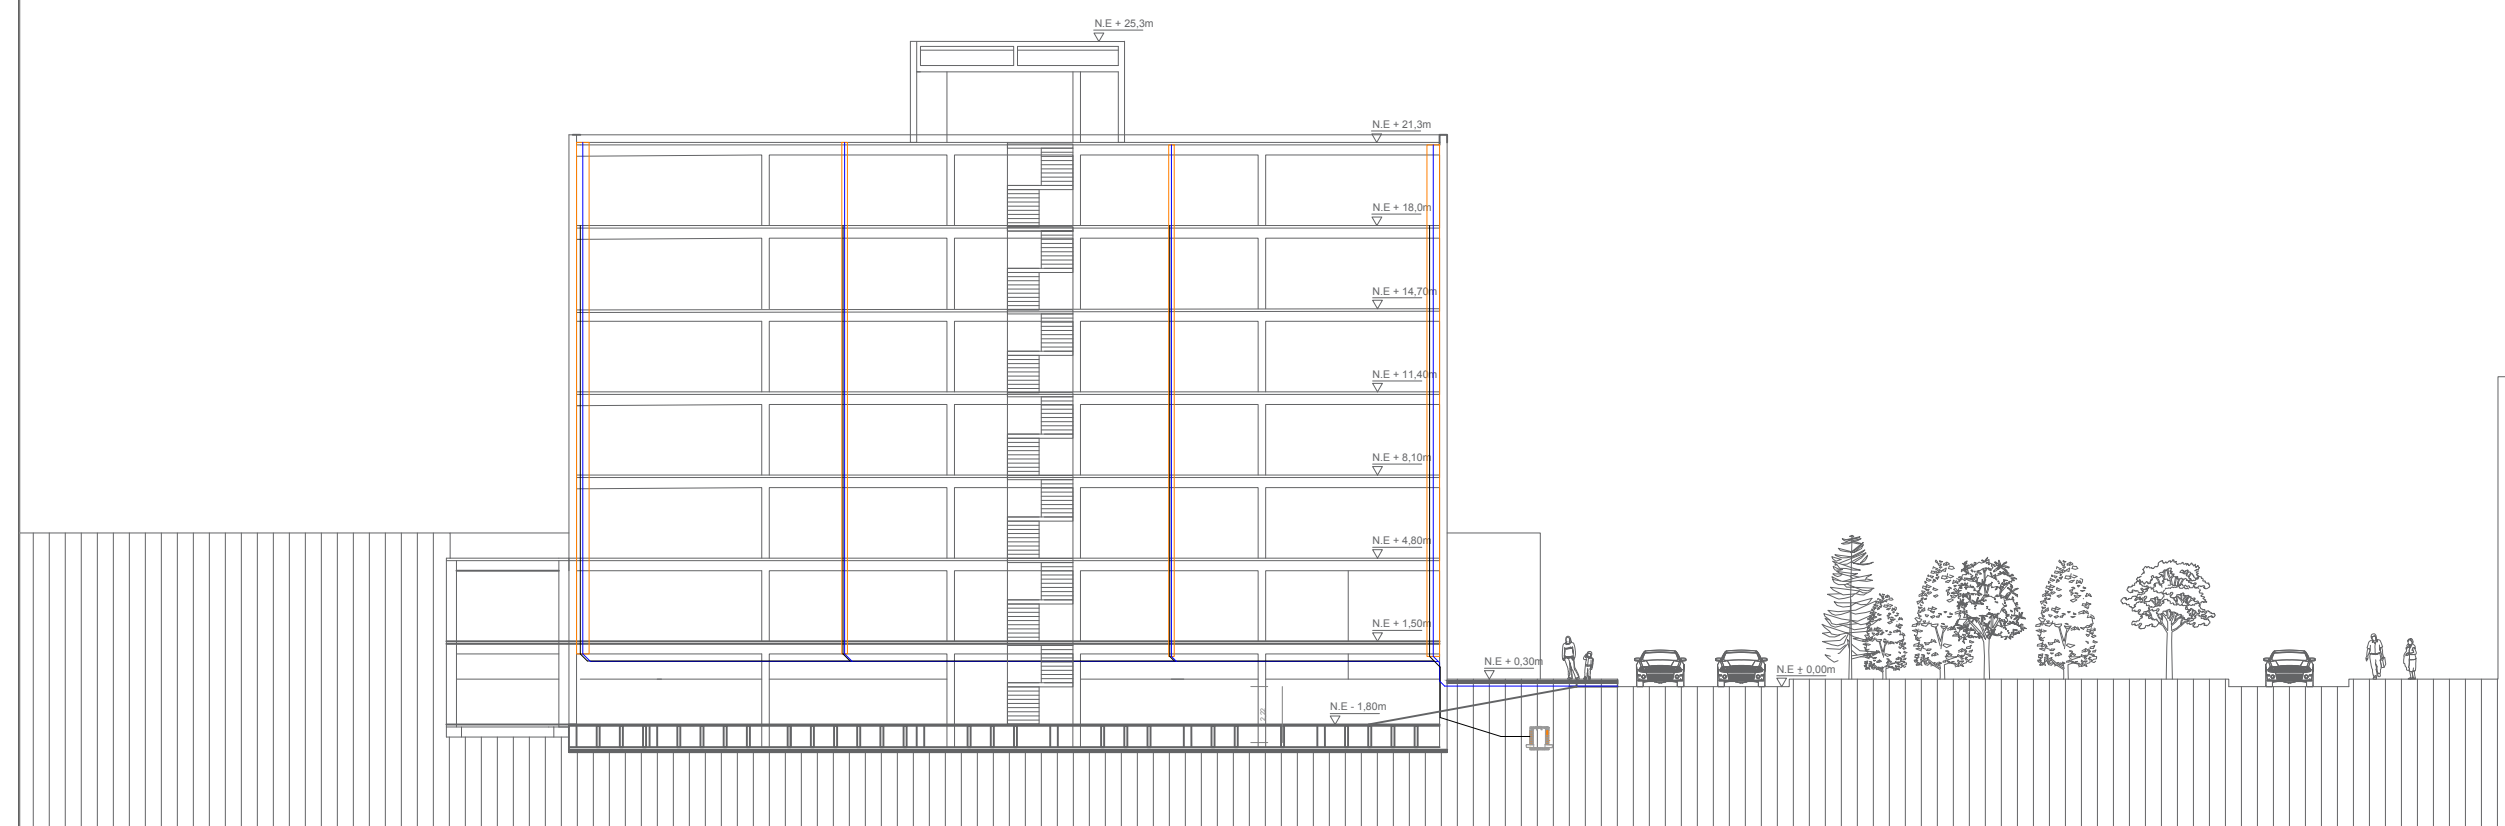

CORTE A-A'



# Plano:  
A

PROYECTO:  
Edificio estrato 6

LOCALIZACIÓN:  
Cra. 18b #127-81

CONTENIDO:  
Seguimiento de cajas  
de inspección


ESCALA:  
1:125

FECHA:  
26/11/2020

COMENTARIOS:

SIMBOLOGÍA

# Plano:  
A

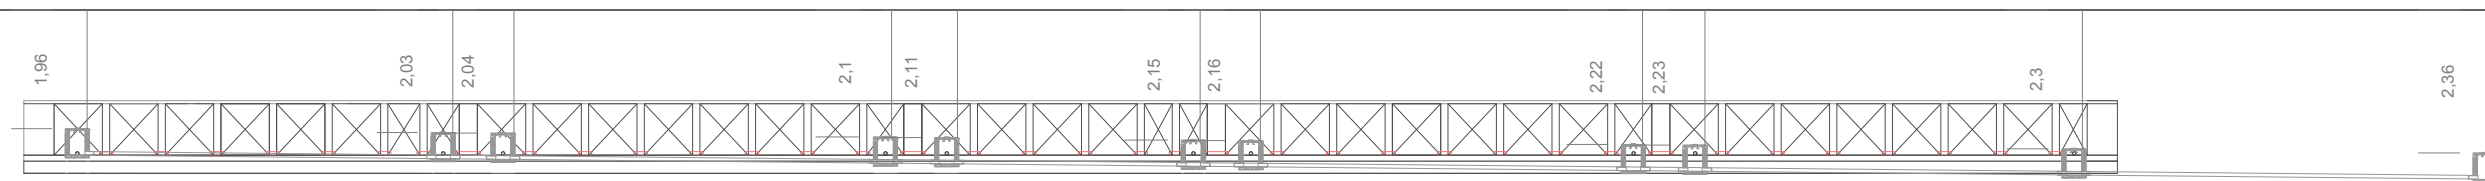

# Plano:  
A

PROYECTO:  
Edificio estrato 6

LOCALIZACIÓN:  
Cra. 18b #127-81

CONTENIDO:  
Fachada


ESCALA:  
1:125

FECHA:  
26/11/2020

COMENTARIOS:

SIMBOLOGÍA

# Plano:  
A

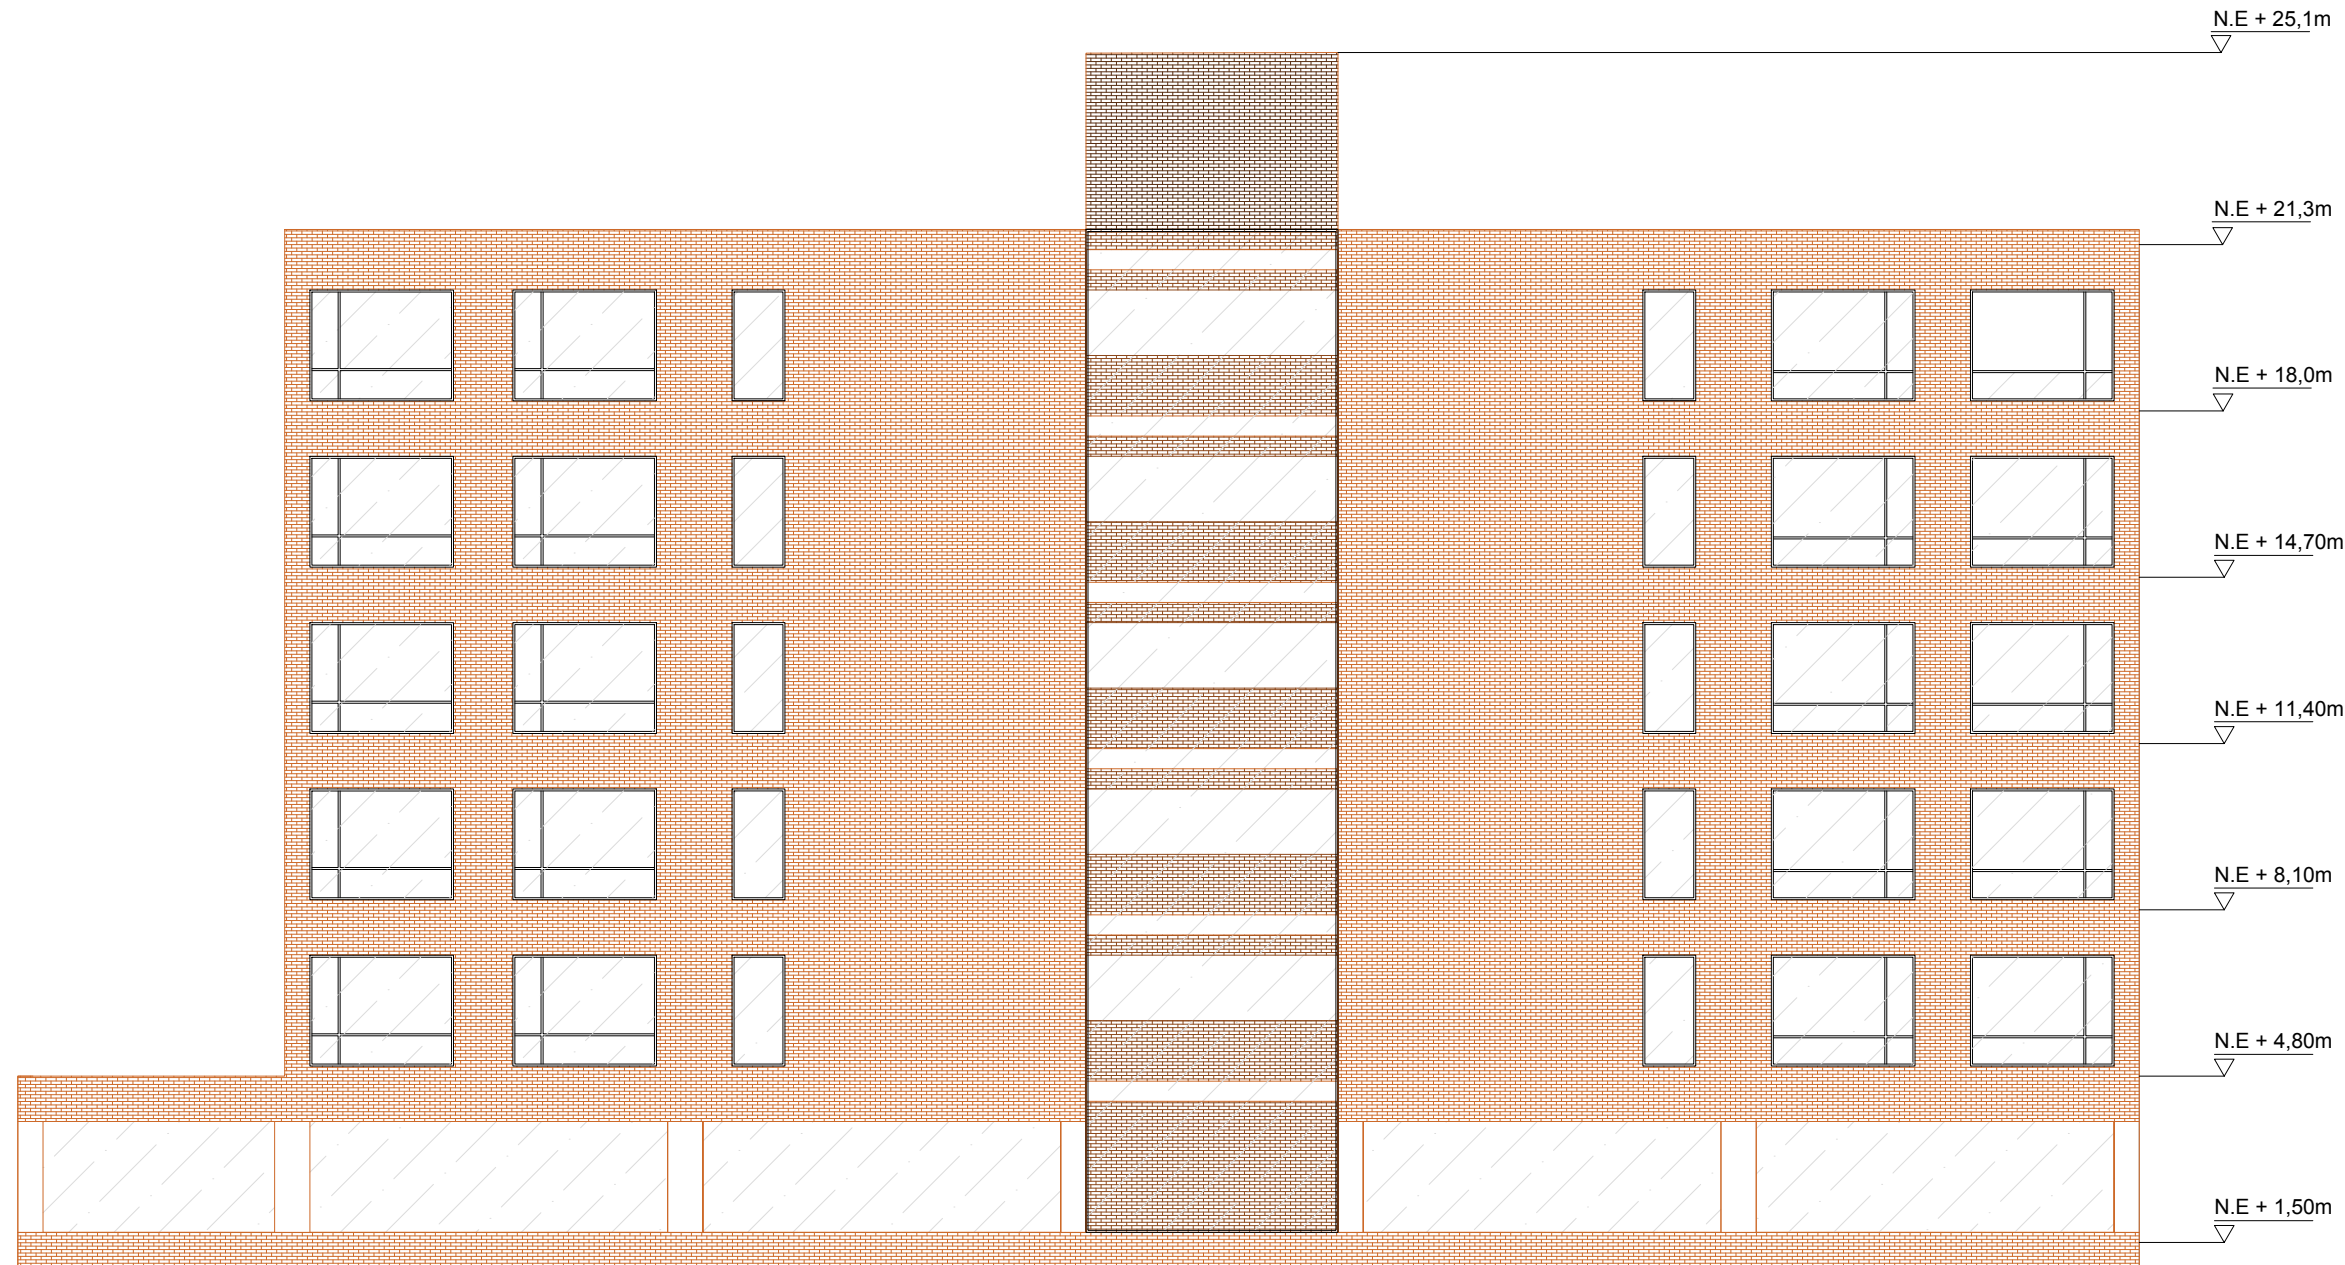





# Plano:  
EL

**PROYECTO:**  
Edificio estrato 6

**LOCALIZACIÓN:**  
Cra. 18b #127-81

**CONTENIDO:**  
Planta tipo instalaciones  
eléctricas

**ESCALA:**  
1:125

**FECHA:**  
26/11/2020

**COMENTARIOS:**


**SIMBOLOGÍA**

# Plano:  
EL







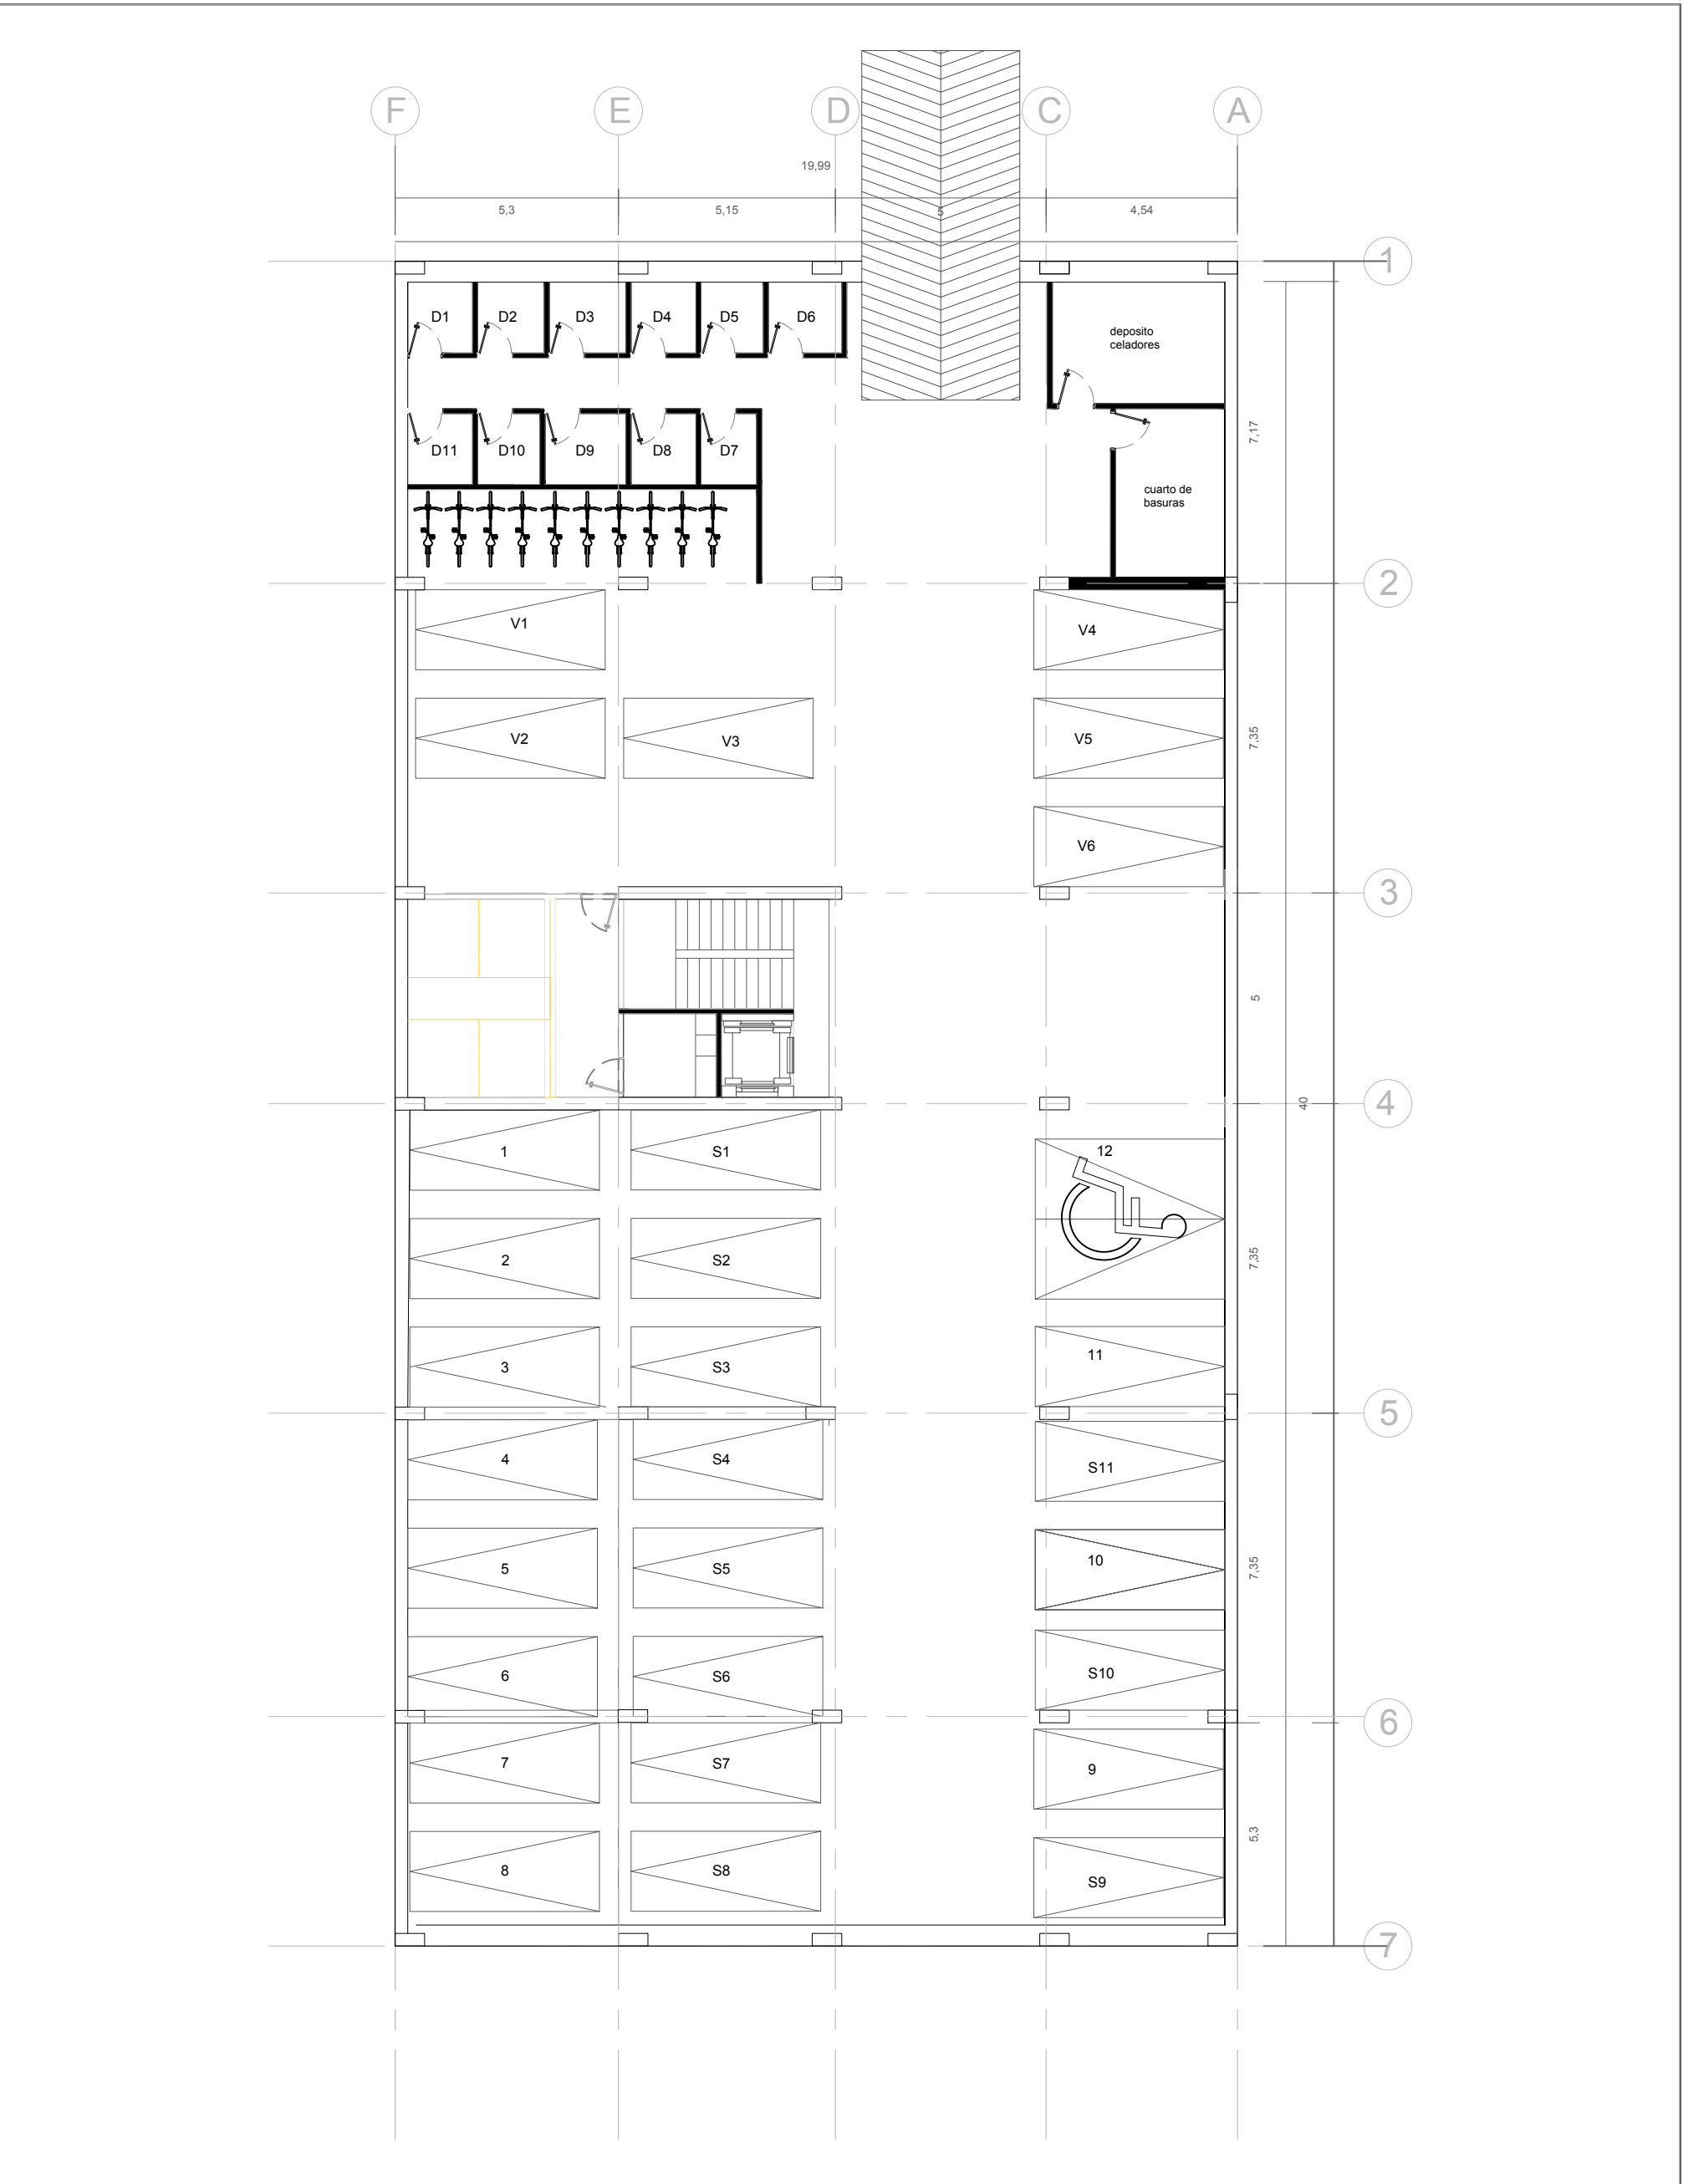

# Plano:  
A

**PROYECTO:**  
Edificio estrato 6

**LOCALIZACIÓN:**  
Cra. 18b #127-81

**CONTENIDO:**  
Planta estacionamiento

**ESCALA:**  
1:150

**FECHA:**  
26/11/2020

**COMENTARIOS:**

**SIMBOLOGÍA**

# Plano:  
A



# Plano:  
HS

**PROYECTO:**  
Edificio estrato 6

**LOCALIZACIÓN:**  
Cra. 18b #127-81

**CONTENIDO:**  
Planta suministro de gas  
planta tipo

**ESCALA:**  
1:125


**FECHA:**  
26/11/2020

**COMENTARIOS:**

**SIMBOLOGÍA**

# Plano:  
HS

# Plano:  
HS

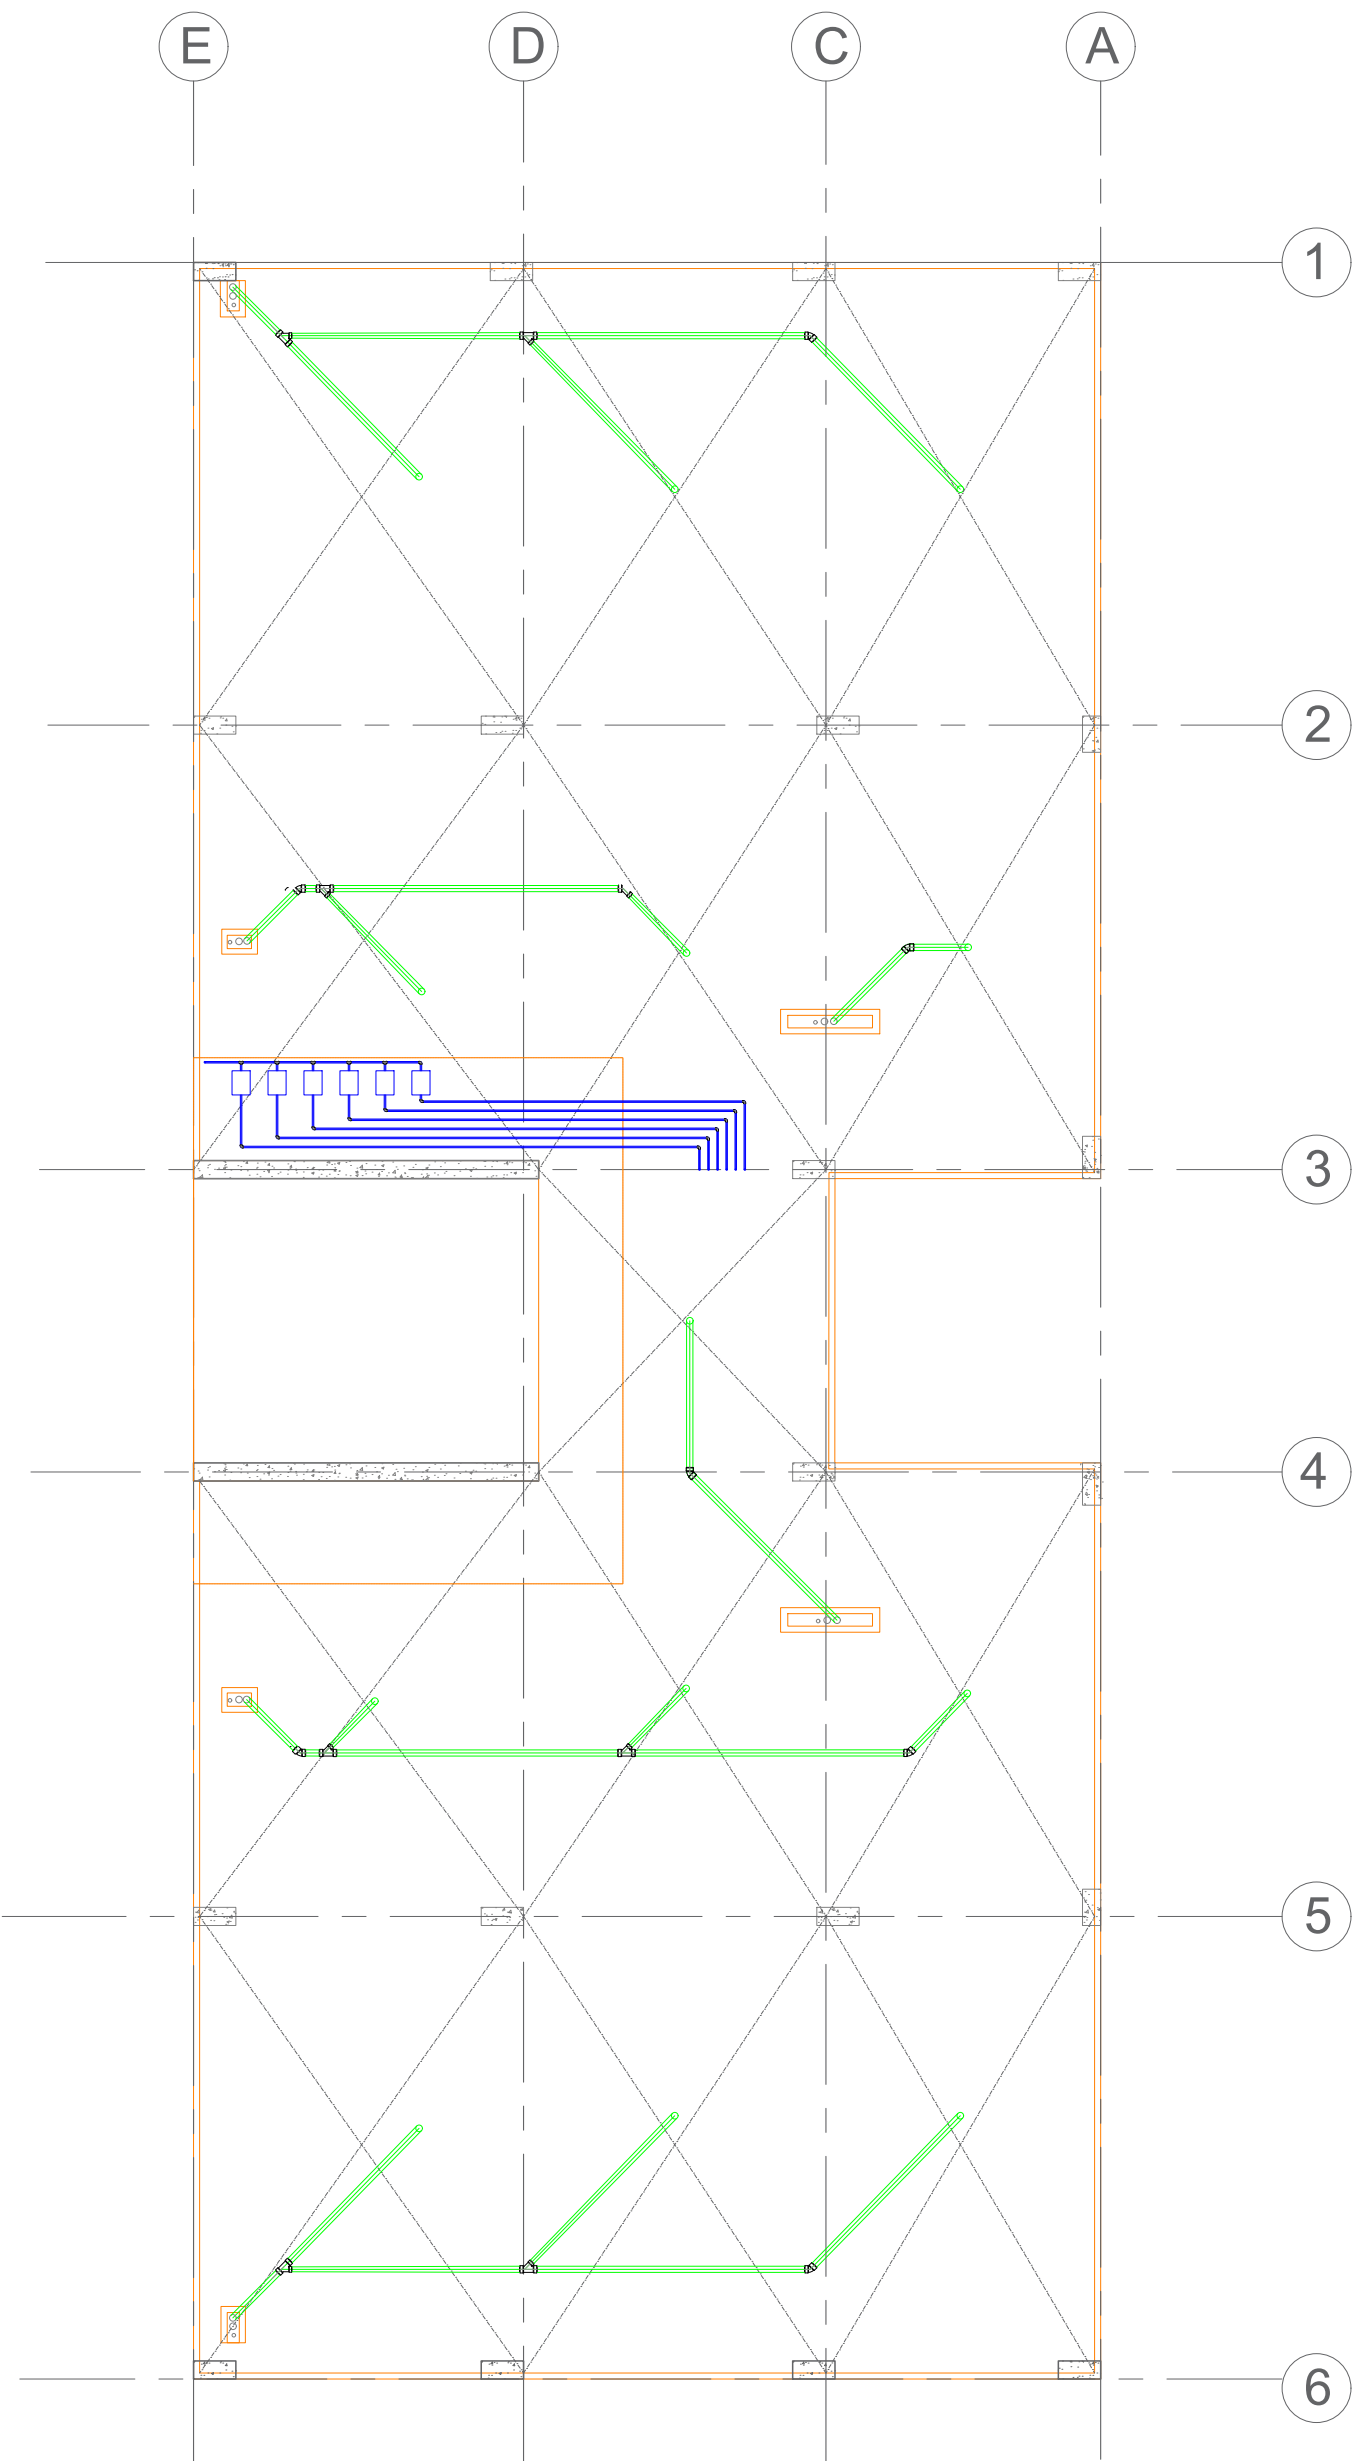

**PROYECTO:**  
Edificio estrato 6

**LOCALIZACIÓN:**  
Cra. 18b #127-81

**CONTENIDO:**  
Planta hidrosanitaria  
planta techo

**ESCALA:**  
1:125

**FECHA:**  
26/11/2020

**COMENTARIOS:**  
AVALÚO TANQUE DE RESERVA CONSUMO:  
6 personas por apartamento=1,200L  
Planta=2,800L  
6 Plantas=15,000L - Reserva consumo plano  
Sint. de basuras= 100L  
TOTAL=15,000 L=15 m<sup>3</sup>  
DOS DIAS DE RESERVA=30 m<sup>3</sup>  
DIMENSIONES DEL  
TANQUE=5,7mX5,3mX0,8m

**SIMBOLOGÍA**

# Plano:  
HS



# Plano:  
HS

**PROYECTO:**  
Edificio estrato 6

**LOCALIZACIÓN:**  
Cra. 18b #127-81

**CONTENIDO:**  
Planta hidrosanitaria  
planta tipo

**ESCALA:**  
1:125

**FECHA:**  
26/11/2020

**COMENTARIOS:**

**SIMBOLOGÍA**

# Plano:  
HS



# Plano:  
HS

**PROYECTO:**  
Edificio estrato 6

**LOCALIZACIÓN:**  
Cra. 18b #127-81

**CONTENIDO:**  
Planta suministro  
planta tipo

**ESCALA:**  
1:125

**FECHA:**  
26/11/2020

**COMENTARIOS:**

**SIMBOLOGÍA**

# Plano:  
HS



# Plano:  
A

PROYECTO:  
Edificio estrato 6

LOCALIZACIÓN:  
Cra. 18b #127-81

CONTENIDO:  
Planta tipo

ESCALA:  
1:125

FECHA:  
26/11/2020

COMENTARIOS:

SIMBOLOGÍA

# Plano:  
A